
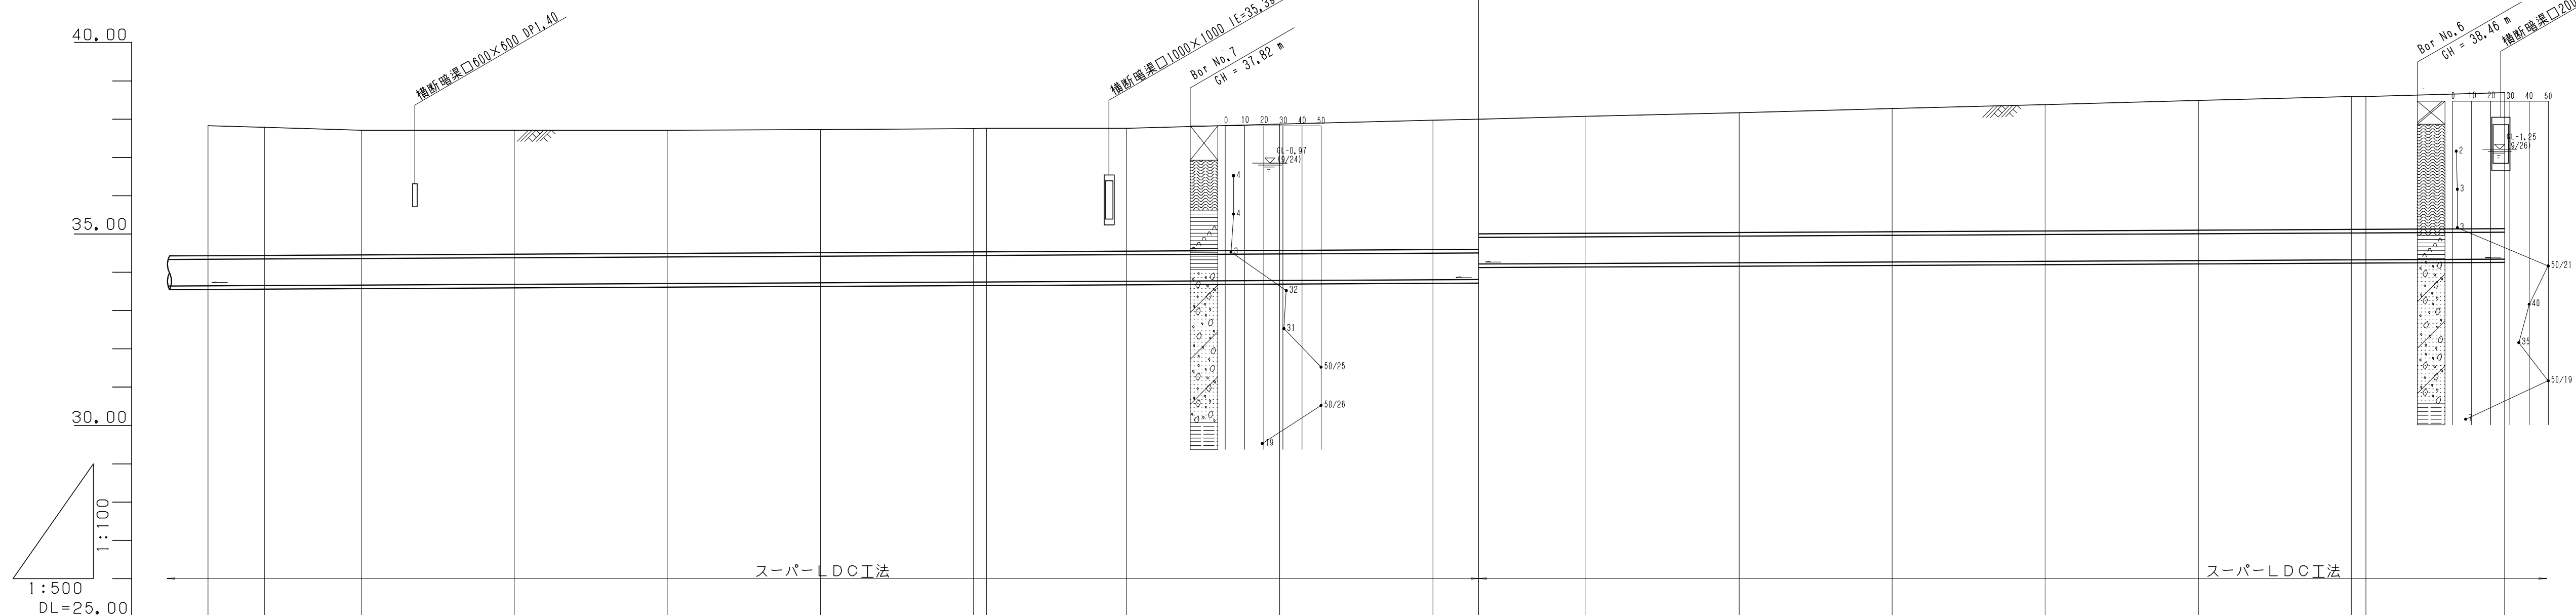


平面図 S=1:500

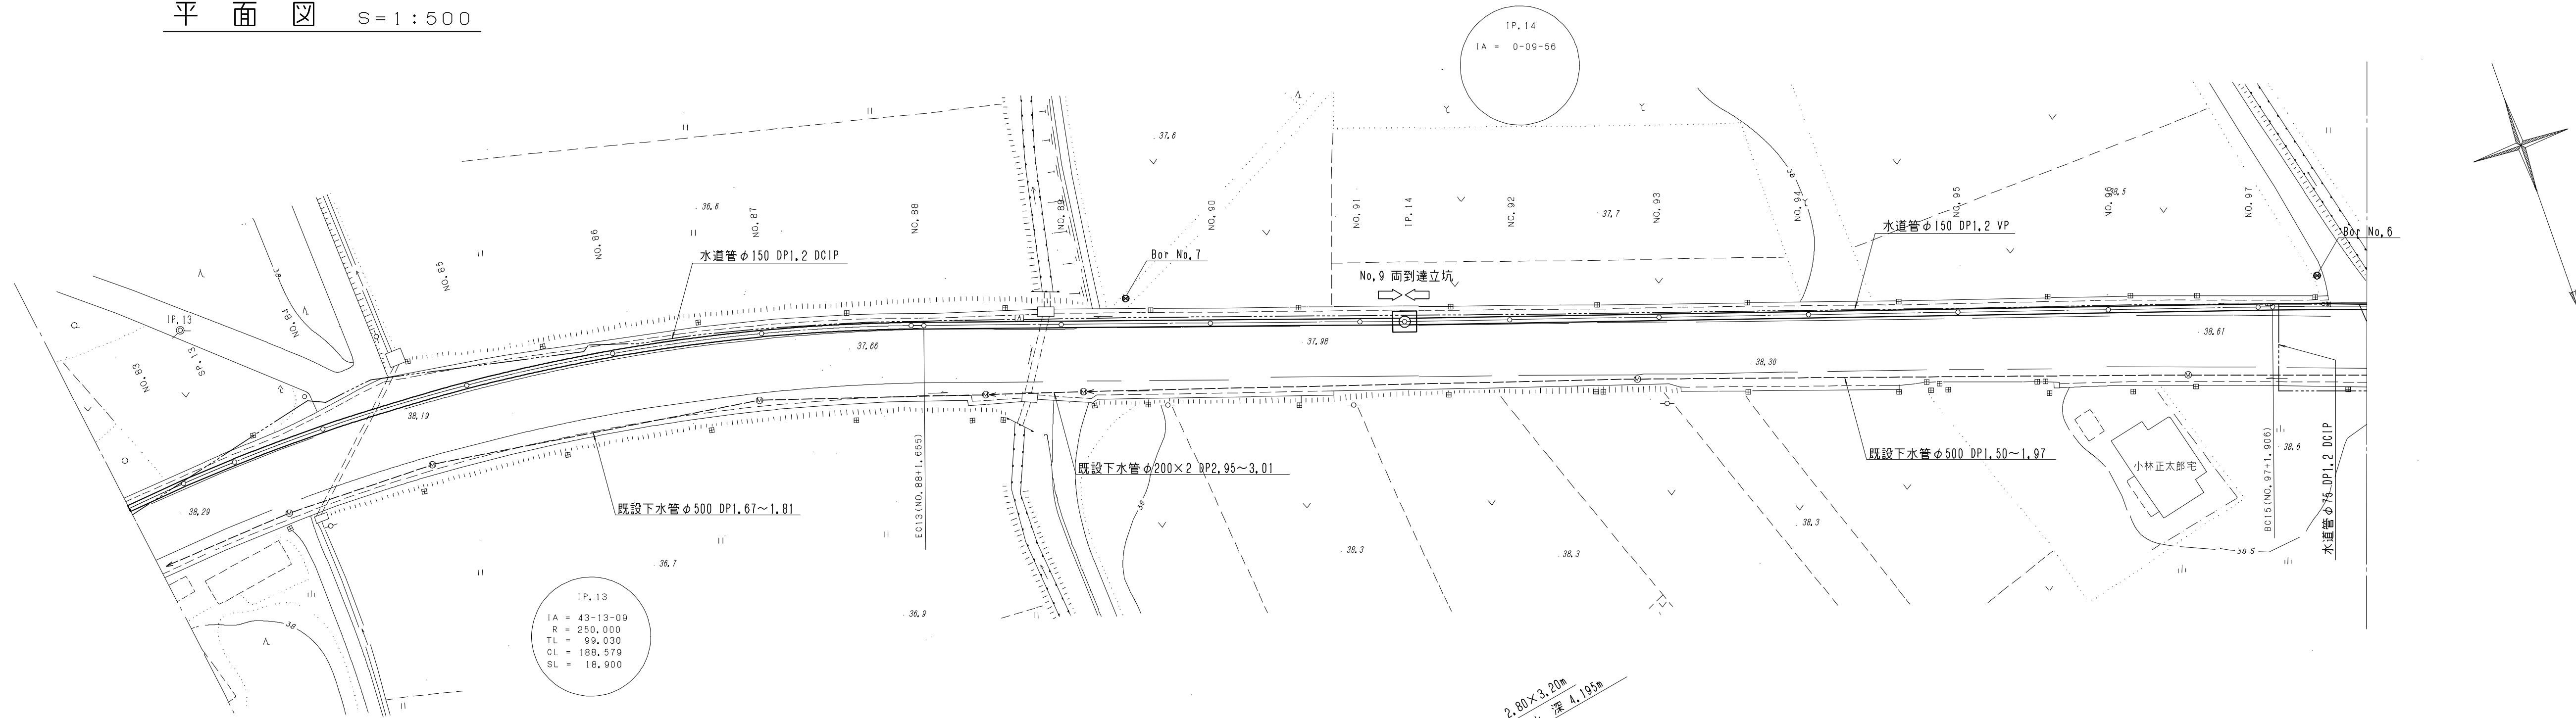

管径配	φ100 I=1.0%, I=300.00%		φ100 I=1.0%, I=300.00%	
埋深				
土盛り	3.40	3.35	3.26	3.24
管底高	37.63	37.79	37.71	37.71
地盤高	37.83	37.79	37.71	37.71
追加距離	20.00	7.38	12.62	20.00
距離	20.00	7.38	12.62	20.00
点	NO. 83	SP13	NO. 84	NO. 85
線	IP, 13 IA = 43-13-09 R = 250.000 TL = 99.030 CL = 188.379 SL = 18.900		IP, 14 IA = 0-09-56	
曲	L = 64.33		L = 115.91	

施工年度	平成	年度
工事名		
路線名		
工事箇所		
図面種別	平面図	縦断面図
縮尺	図示	
図面番号	全葉の内	
内容表示	号	